



Vzorová kanalizační přípojka

PODÉLNÝ ŘEZ 1:25

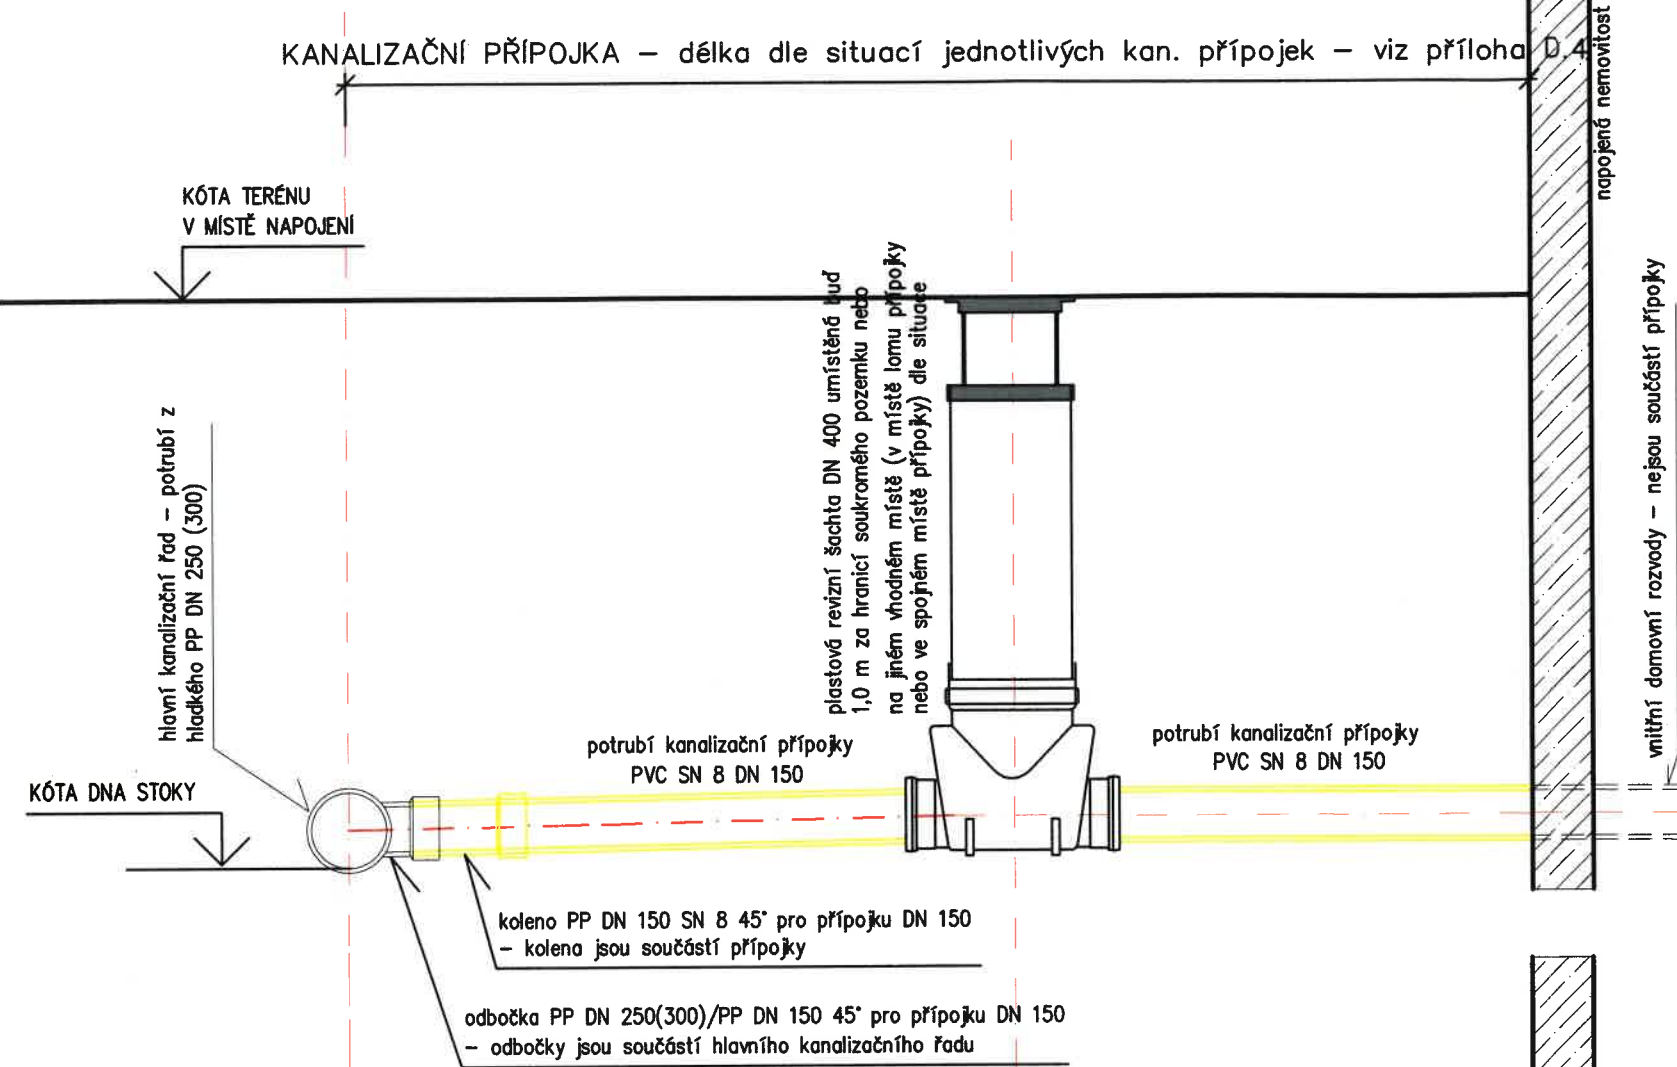

PŮDORYS 1:25

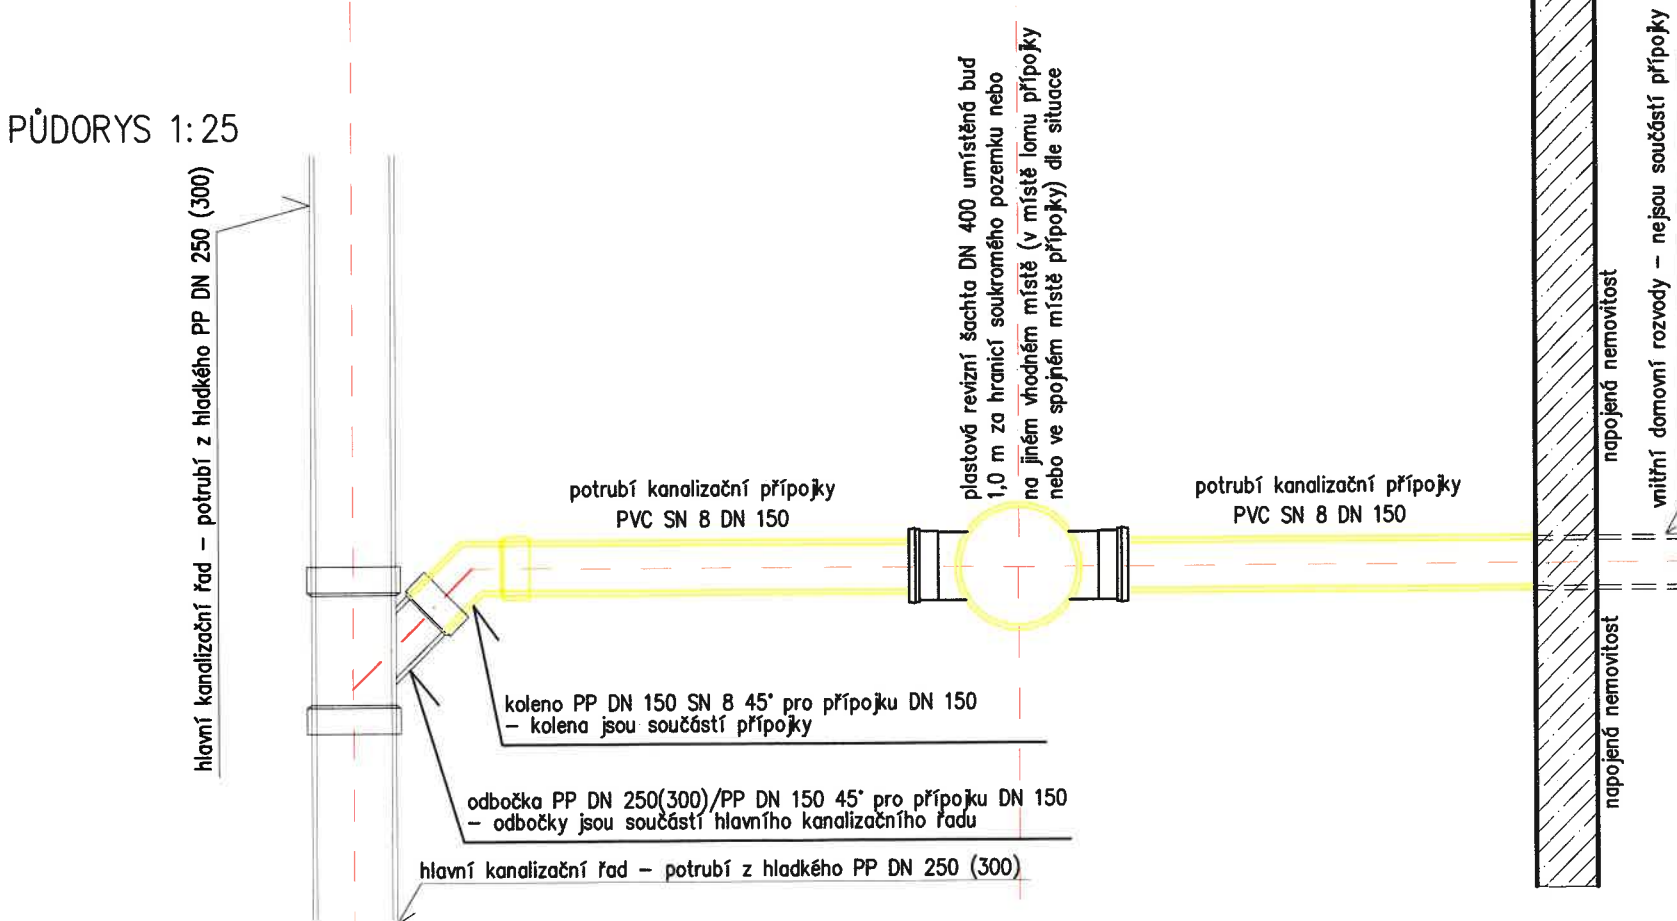

POZNÁMKA:

1. Napojení na stávající rozvody dle majitele nemovitosti.
2. Sestava šachty bude upřesněna při stavbě dle skutečné hloubky přípojky.
3. Materiál potrubí a DN dle projektu (dle situací jednotlivých kanalizačních přípojek uvedených v příloze D.4). Bude se jednat o PVC SN 8 DN 150.
4. Trasu domovní přípojky je vhodné volit přímou, co nejkratší a v jednotném spádu.
5. Na vhodných místech přípojky jsou navrženy plastové revizní šachty.
6. Na revizních šachtách jsou navrženy poklopy. V případě nepojízdných se jedná o poklopy s třídou zatížení A15 (nosnost 1,5 t), v případě pojízdných poklopů se jedná o třídu D400 (nosnost 40 t).
7. Do přípojky se nesmí vypouštět odpadní vody ze septiku nebo DČOV. DČOV či septik se musí vyřadit, obsah septiku se vyčerpá a prostor se zasype nezávadným materiálem (písek, štěrk) nebo zůstane septik využit pro jiný účel (např. pro zadržování dešťových vod určených k zálivce).
8. Je zakázáno do splaškové kanalizace vypouštět dešťové a drenážní vody!
9. Pro kanalizační přípojku DN 150 je minimální sklon 2%.

Územní souhlas dne 27.8.2023
č. Hl. 13120/2023/Hl.
509 23 HLINSKO
stavební úřad



Zodpovědný projektant	Vypracoval	Technická kontrola	 MULTIAQUA s.r.o. VEVERKOVA 1343 500 02 HRADEC KRÁLOVÉ IČO: 60113111 TEL: +420 498 500 359 DIČ: CZ60113111 WWW.MULTIAQUA.CZ	
Ing. Ladislav Malý	Ing. Ladislav Malý	Ing. Lubor Dítě		
Kraj: Pardubický	Obec: Tisovec – Dřeveš			
Investor: Obec Tisovec, Dřeveš 19, 539 73 Tisovec				
Splašková kanalizace a ČOV Dřeveš – kanalizační přípojky			Stupeň	Územní souhlas
			Datum	červen 2023
			Zakázkové číslo	M23/029
			Formát	2 x A4
Vzorová kanalizační přípojka			Měřítko: 1: 25	Číslo přílohy: D.3
Předložená dokumentace je duševním vlastnictvím firmy Multiaqua s.r.o., Hradec Králové				